



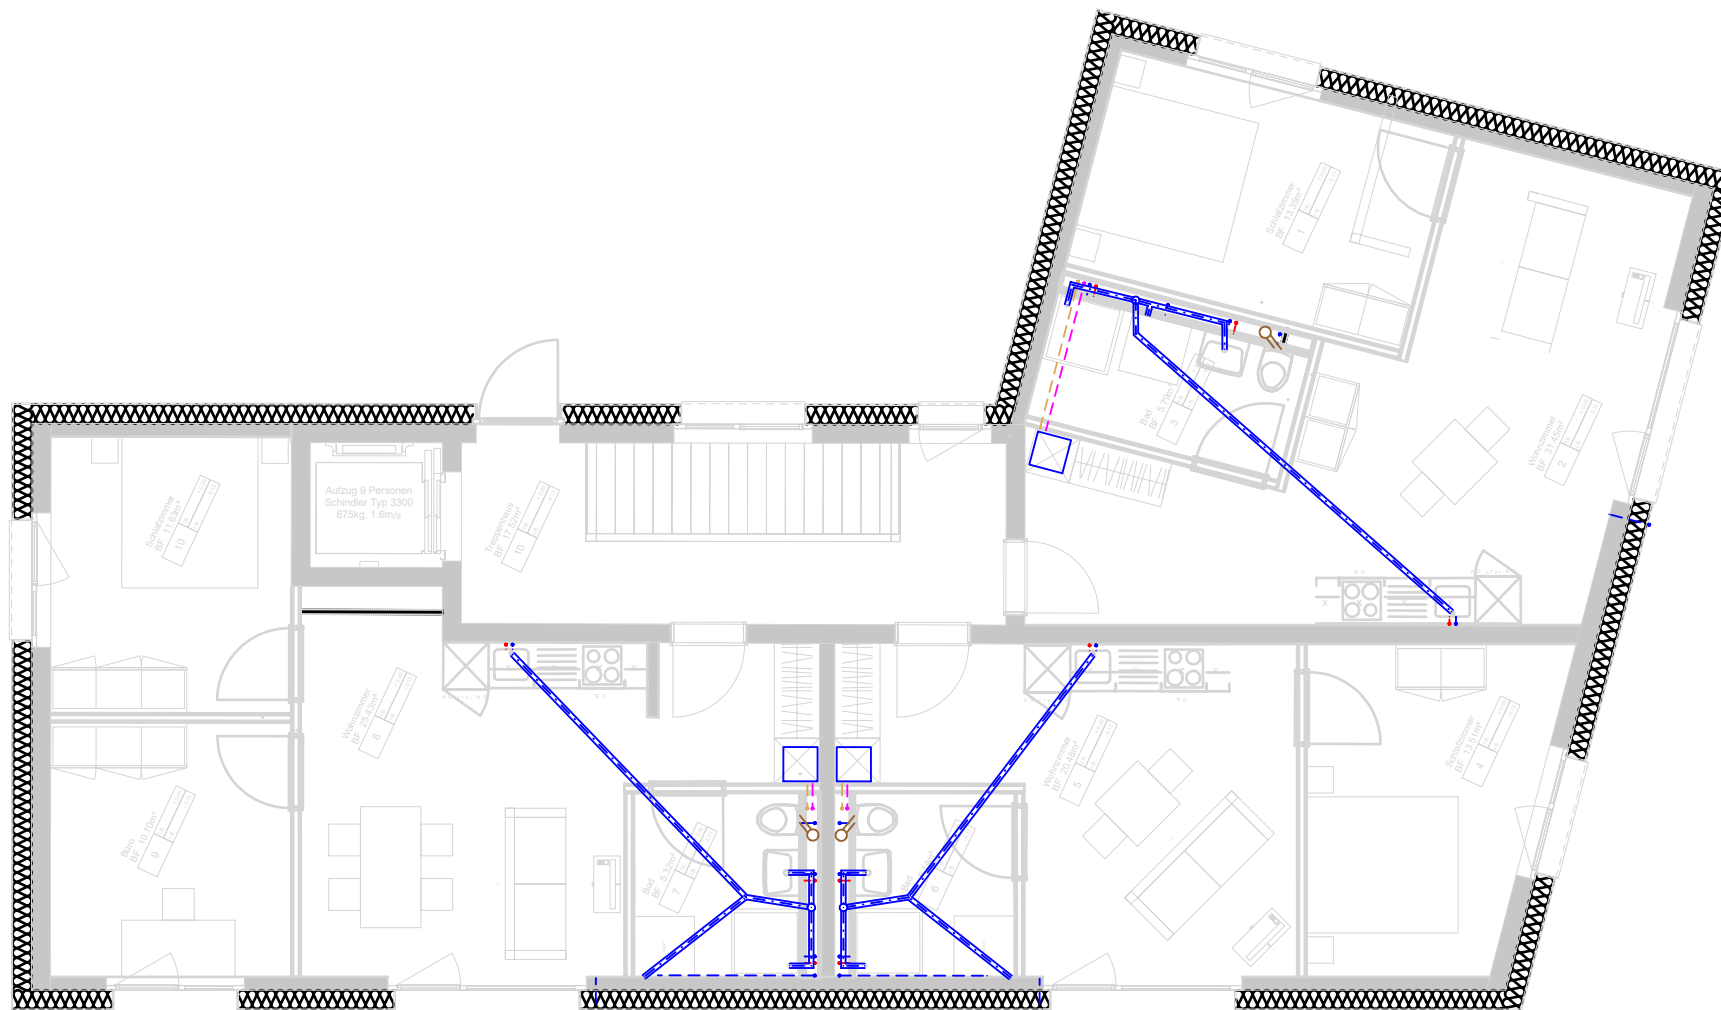

- Frischwasser Rücklauf
- Frischwasser Vorlauf
- Heizung Vorlauf
- Heizung Rücklauf
- Grauwasser
- Schmutzwasser

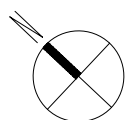

Grundriss Erdgeschoss bis 2. Obergeschoss, Massstab 1:100



ERSATZNEUBAU MEHRFAMILIENHAUS, TURGI AG
DIPLOMARBEIT 2019
Yves Schmitter | TEKÖ Zürich | Klasse Z-THO-16-T-a

Sanitär / Abwasser

Erdgeschoss - 2.Obergeschoss

CAD-Nr.: N:\allplan\9085.200\I\XXXIB:SXXX

Druckdatum: 11.03.2019

Massstab	1 : 200	
Format	450 / 840	
Entw. / Gez.	YS	11.03.2019
Geprüft / Freigabe	YS	11.03.2019