
 
 


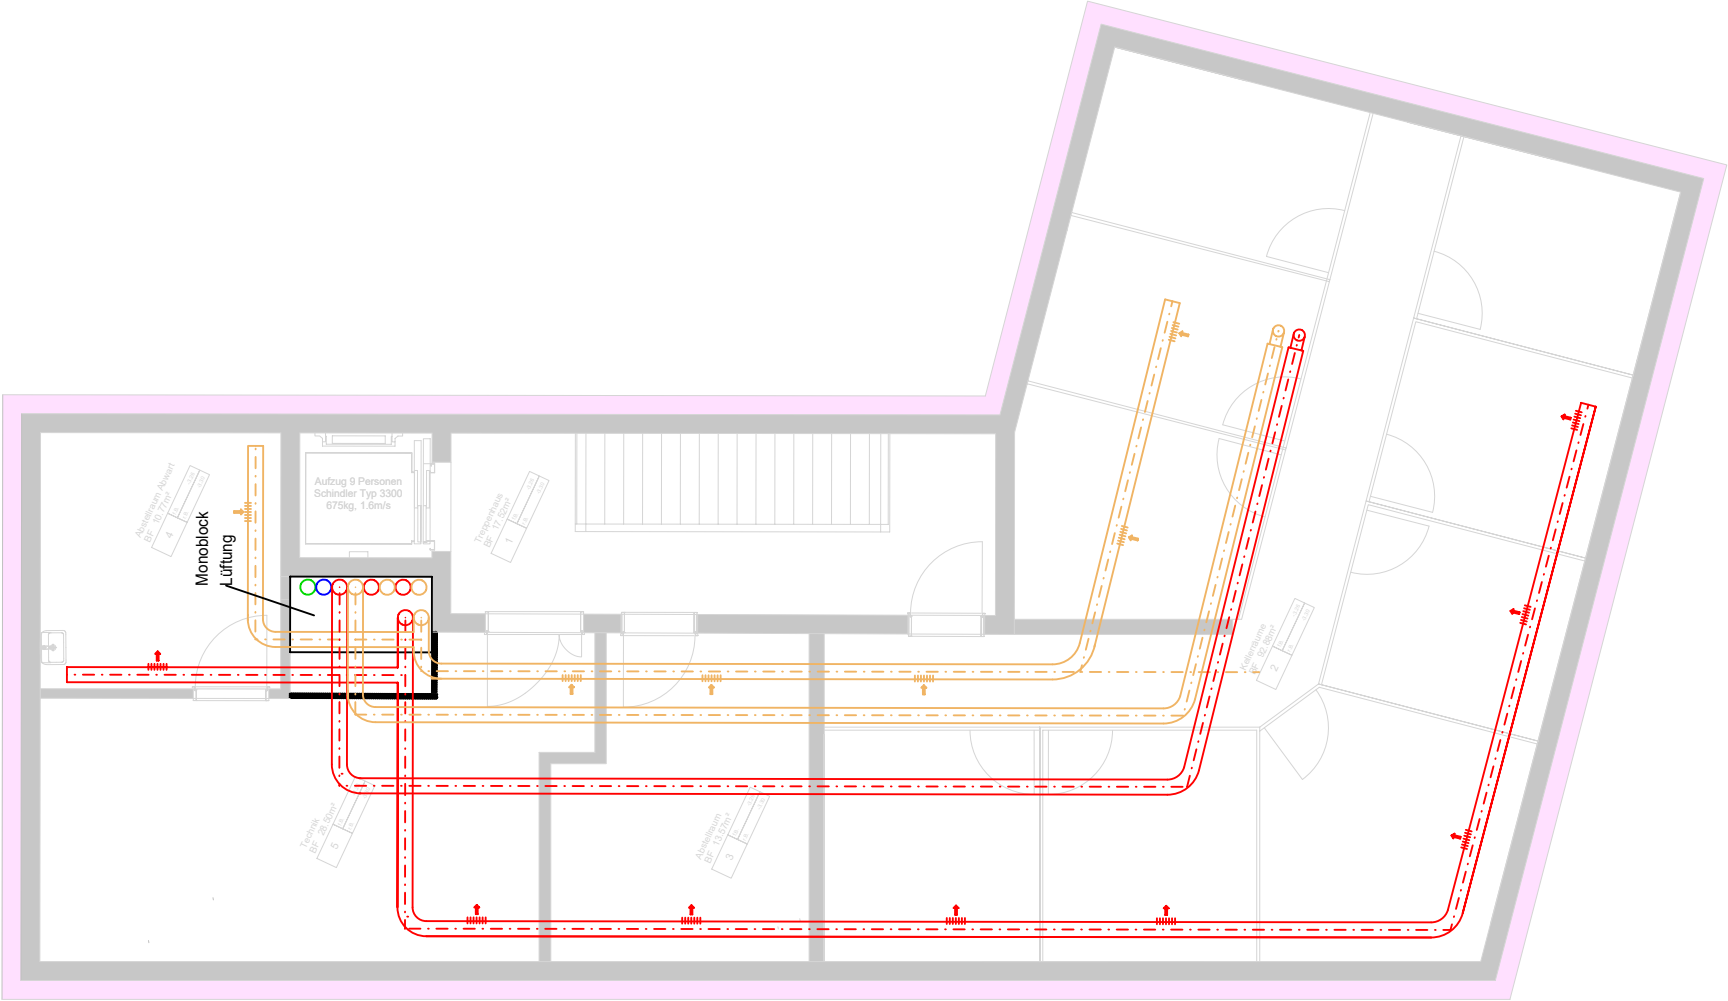

- Zuluft
- Abluft
- Fortluft
- Aussenluft



Grundriss Untergeschoss Lüftung, Massstab 1:100



ERSATZNEUBAU MEHRFAMILIENHAUS, TURGI AG
DIPLOMARBEIT 2019
Yves Schmitter I TEKÖ Zürich I Klasse Z-THO-16-T-a

Lüftung
Untergeschoss

CAD-Nr.: N:\allplan\9085.200\I\XXXIB:SXXX

Masstab	1 : 200	
Format	450 / 840	
Entw. / Gez.	YS	11.03.2019
Geprüft / Freigabe	YS	11.03.2019

Druckdatum: 11.03.2019