
 
 


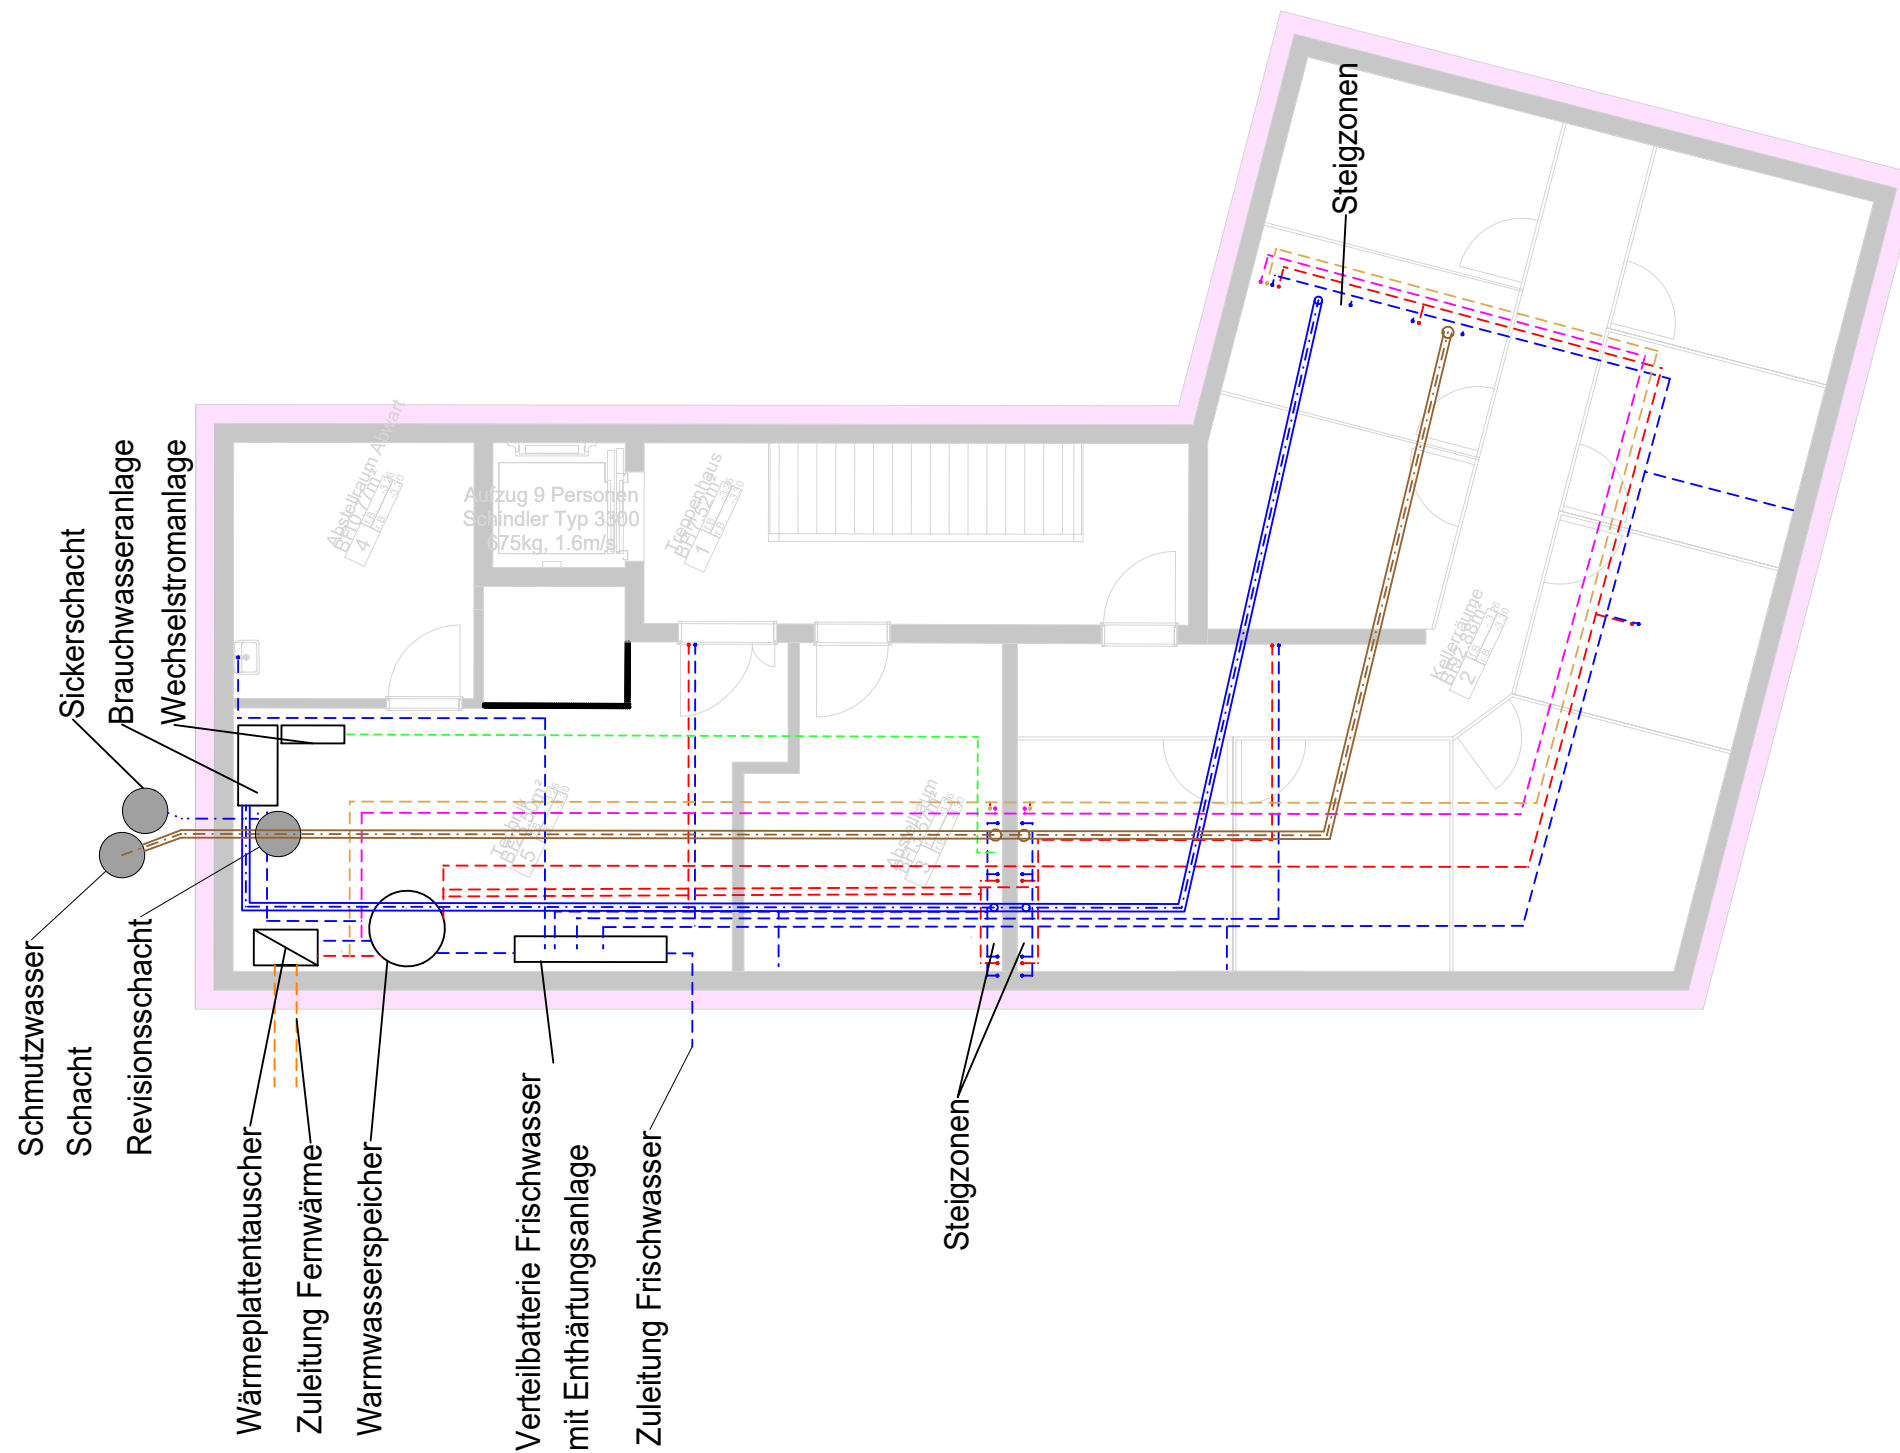

- Frischwasser Rücklauf
- Frischwasser Vorlauf
- Heizung Vorlauf
- Heizung Rücklauf
- Grauwater
- Schmutzwasser



Grundriss Untergeschohss, Massstab 1:100



ERSATZNEUBAU MEHRFAMILIENHAUS, TURGI AG
DIPLOMARBEIT 2019
Yves Schmitter I TEKÖ Zürich I Klasse Z-THO-16-T-a

Sanitär / Abwasser

Untergeschoss

CAD-Nr.: N:\allplan\9085.200\I\XXXIB:SXXX

Massstab	1 : 200	
Format	450 / 840	
Entw. / Gez.	YS	11.03.2019
Geprüft / Freigabe	YS	11.03.2019

Druckdatum: 11.03.2019

H/B = 594 / 841 (0.50m²)

Allplan 2017